



REFORMA 30-8-2021



ESCRIBANO INGENIERÍA Y PROYECTOS

AVDA. DE ALEMANIA Nº 35 LOCAL (CÁCERES) TEL: 927-214412 FAX: 927-221895 e-mail: escribano@escribano.es

PROYECTO DE INSTALACION ELECTRICA DE 61 VIVIENDAS, USOS COMUNES, GARAJE Y TRASTEROS EN LA CALLE MARIA AUXILIADORA Nº 3 DE CÁCERES.-----

EL INGENIERO TÉCNICO INDUSTRIAL:

SAMUEL ESCRIBANO CORRALES
COLEGIADO Nº 785

SITUACIÓN

Peticionario :

PROMOCIÓN, GESTIÓN Y MARKETING INMOBILIARIO SL

PROGEMISA

Nº DE PLANO:

VISADO
COGIT

ESCALA:

S/E

FECHA:

MAYO 2021

002087331098

CÁCERES
CC00578/19



	ESCRIBANO INGENIERÍA Y PROYECTOS	AVDA. DE ALEXANDIA N° 35 LOCAL (CÁCERES) TEL: 027-214412 FAX: 027-221965 e-mail: escribano@escribano.cl
PROYECTO DE INSTALACION ELECTRICA DE 61 VIVIENDAS, USOS COMUNES, GARAJE Y TRASTEROS EN LA CALLE MARIA AUXILIADORA N° 3 DE CÁCERES.-----		
EL INGENIERO TÉCNICO INDUSTRIAL:	PLANTA SÓTANO-1	N° DE PLANOS:
SAMUEL ESCRIBANO CORRALES COLEGIADO N° 785	Peticionario : INMOBILIARIA, DISEÑO Y MANEJO INMOBILIARIO S.A. PROGEMISA	  





	ESCRIBANO INGENIERÍA Y PROYECTOS	AVDA. DE ALEXANDIA N° 35 LOCAL (CÁCERES) TEL: 027 214412 FAX: 027 221965 e-mail: escribano@escribano.cl
PROYECTO DE INSTALACION ELECTRICA DE 61 VIVIENDAS, USOS COMUNES, GARAJE Y TRASTEROS EN LA CALLE MARIA AUXILIADORA N° 3 DE CÁCERES.-----		
EL INGENIERO TÉCNICO INDUSTRIAL:	PLANTA SÓTANO-2	IN DE PLANO
SAMUEL ESCRIBANO CORRALES COLEGIADO N° 785	Peticionario : INMOBILIARIA, DISEÑO Y MANEJO INMOBILIARIO S.L. PROGEMISA	



	ESCRIBANO INGENIERÍA Y PROYECTOS AVDA. DE ALEMANIA N° 35 LOCAL (CÁCERES) TEL: 027-214412 FAX: 027-221095 e-mail: escriban@escribanos.com	
	PROYECTO DE INSTALACION ELECTRICA DE 61 VIVIENDAS, USOS COMUNES, GARAJE Y TRASTEROS EN LA CALLE MARIA AUXILIADORA N° 3 DE CÁCERES.	

EL INGENIERO TÉCNICO INDUSTRIAL: SAMUEL ESCRIBANO CORRALES COLEGIADO N° 785	PLANTA SÓTANO-3	N° DE PLANO 4
	Peticionario : ASOCIACION DESTIN Y MARKET MOBLICARIL PROGEMISA	ESCALA: 1:1000 ECHA: 15/05/2011 MAYO 2011 COPIA

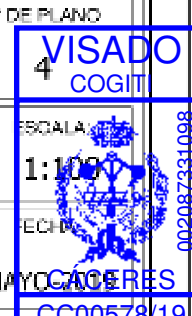

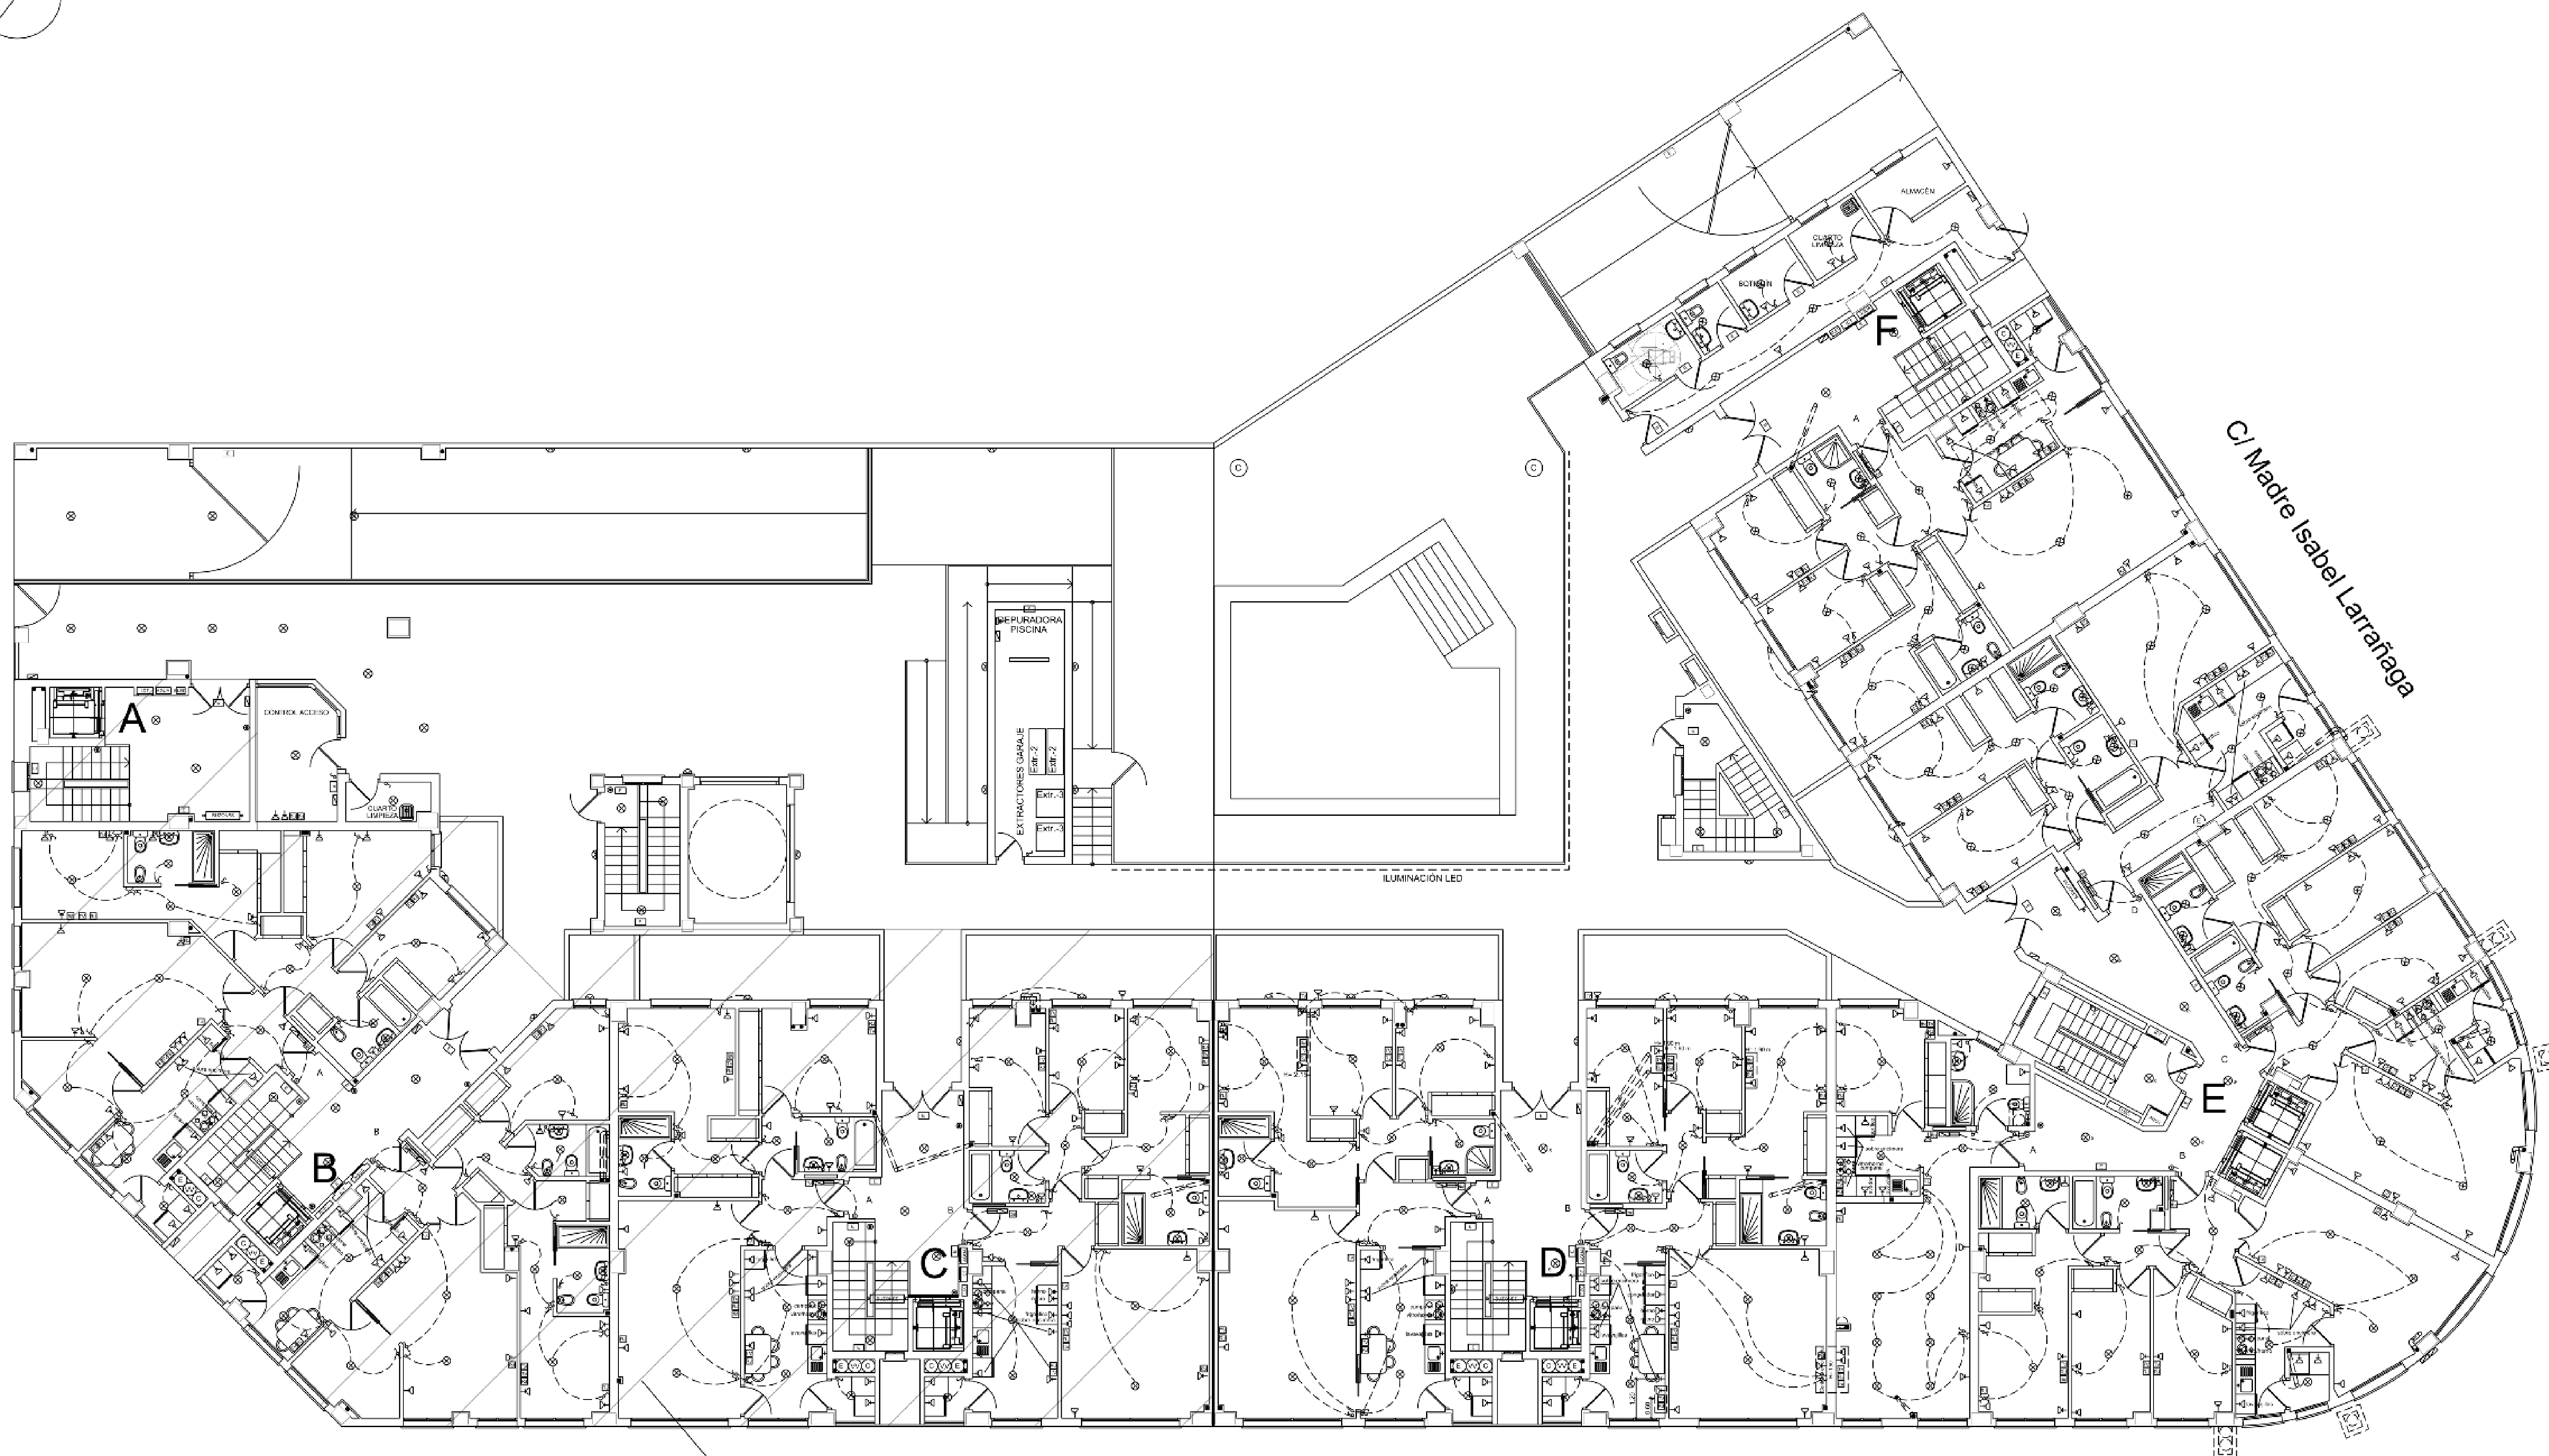

2º FASE

C/ Madre Isabel Larrañaga

[illegible]

AVDA. DE ALEMANIA Nº 36 LOCAL 1 (CÁDIZ) TEL: 957.34442 FAX: 957.23106 e-mail: sevilla@seccion.es

PROYECTO DE INSTALACION ELECTRICA DE 61 VIVIENDAS, USOS
COMUNES, GARAJE Y TRASTEROS EN LA CALLE MARIA AUXILIADORA
N° 3 DE CÁCERES.-----

EL INGENIERO TÉCNICO INDUSTRIAL

PLANTA BAJA


Peticionario :

PROMOCIÓN, GESTIÓN Y MARKETING VINCULADO A...

PROGEMISA


SAMUEL ESCRIBANO CORRALES
COLEGIADO Nº 785

Nº DE PLANO
5
VISADO
COGITIVO
ESCALA
1:1000
FECHA
MAYO 2008
CADERE
CC00578

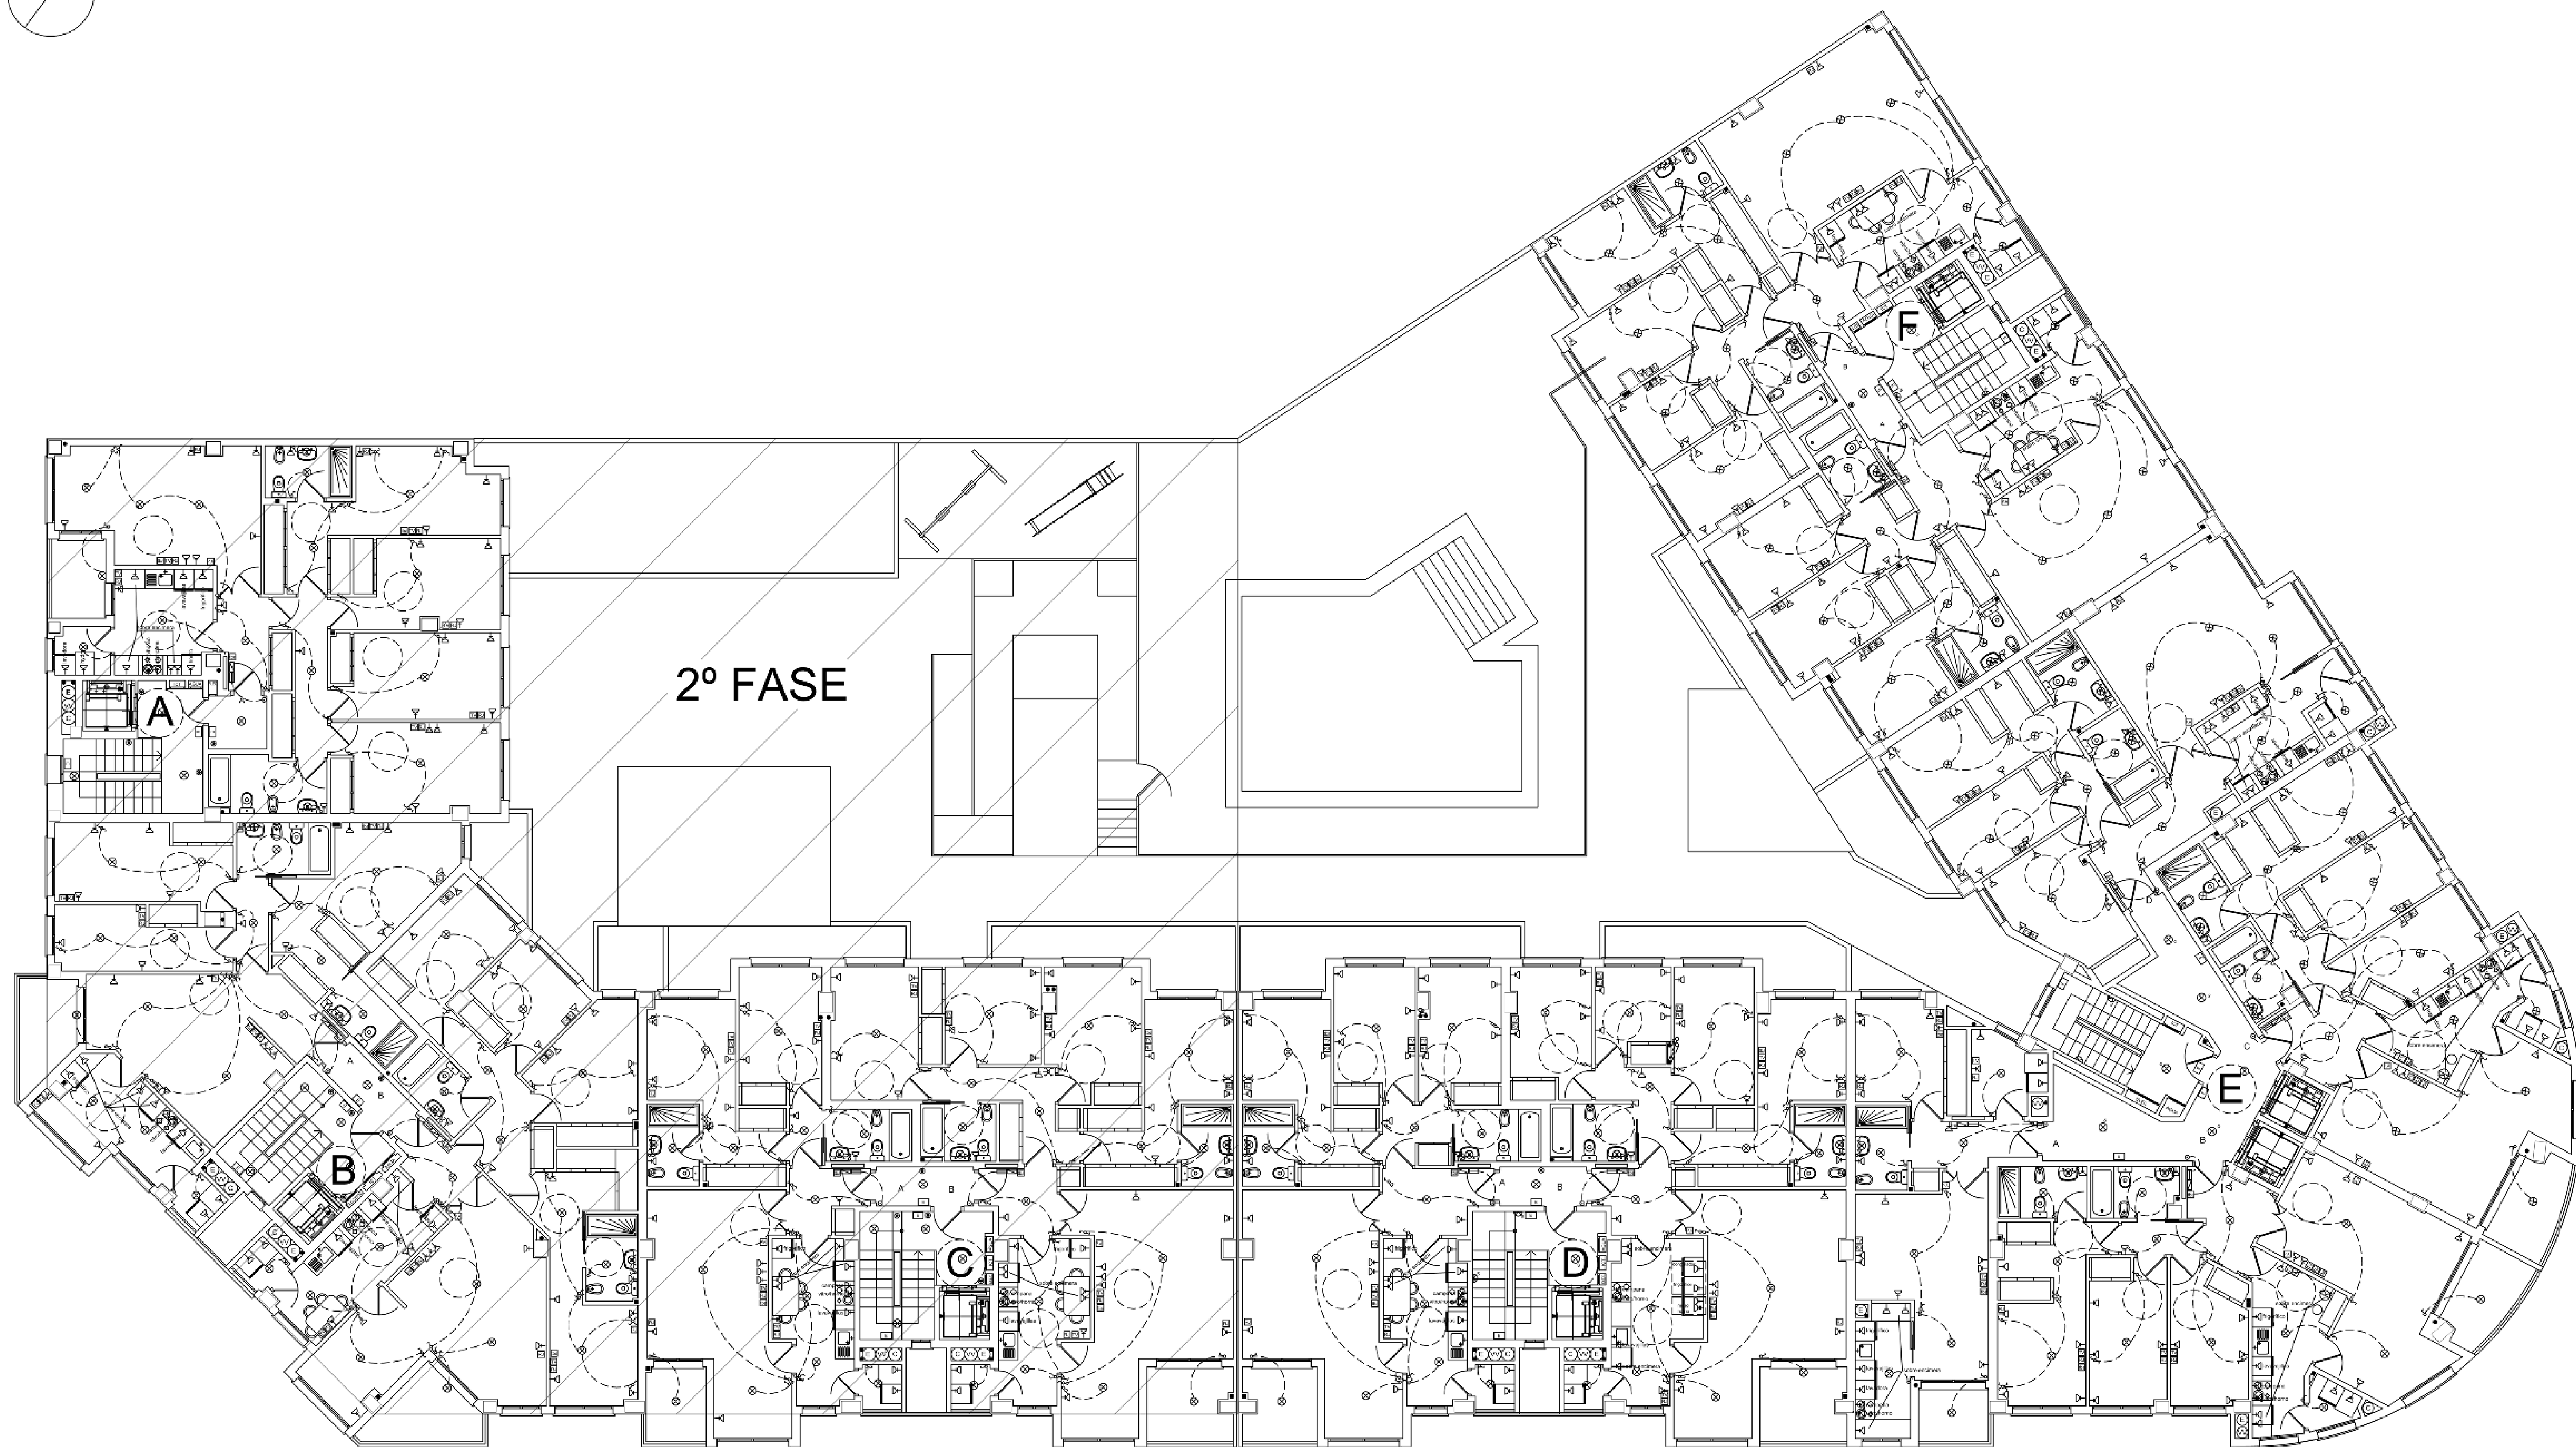


 ESCRIBANO INGENIERÍA Y PROYECTOS AVDA DE ALEMANIA N° 35 LOCAL CÁCERES TEL: 927 214412 FAX: 927 221935 email: escribano@escribanos.com					
PROYECTO DE INSTALACION ELECTRICA DE 61 VIVIENDAS, USOS COMUNES, GARAJE Y TRASTEROS EN LA CALLE MARIA AUXILIADORA N° 3 DE CÁCERES.-----					
EL INGENIERO TÉCNICO INDUSTRIAL:		PLANTA 1ª		Nº DE PLANO C	VISADO COGITOL D03082331098
		Peticionario :		ESCALA	
SAMUEL ESCRIBANO CORRALES COLIGADO N° 785		PROMOCIÓN GESTIÓN Y MANEJO INDUSTRIAL S.L. PROGEMISA		1:1000 L.O.T. 1000	
				MAYACABERES CC00578119	 GOBIERNO DEL ESTADO DE YUCATÁN



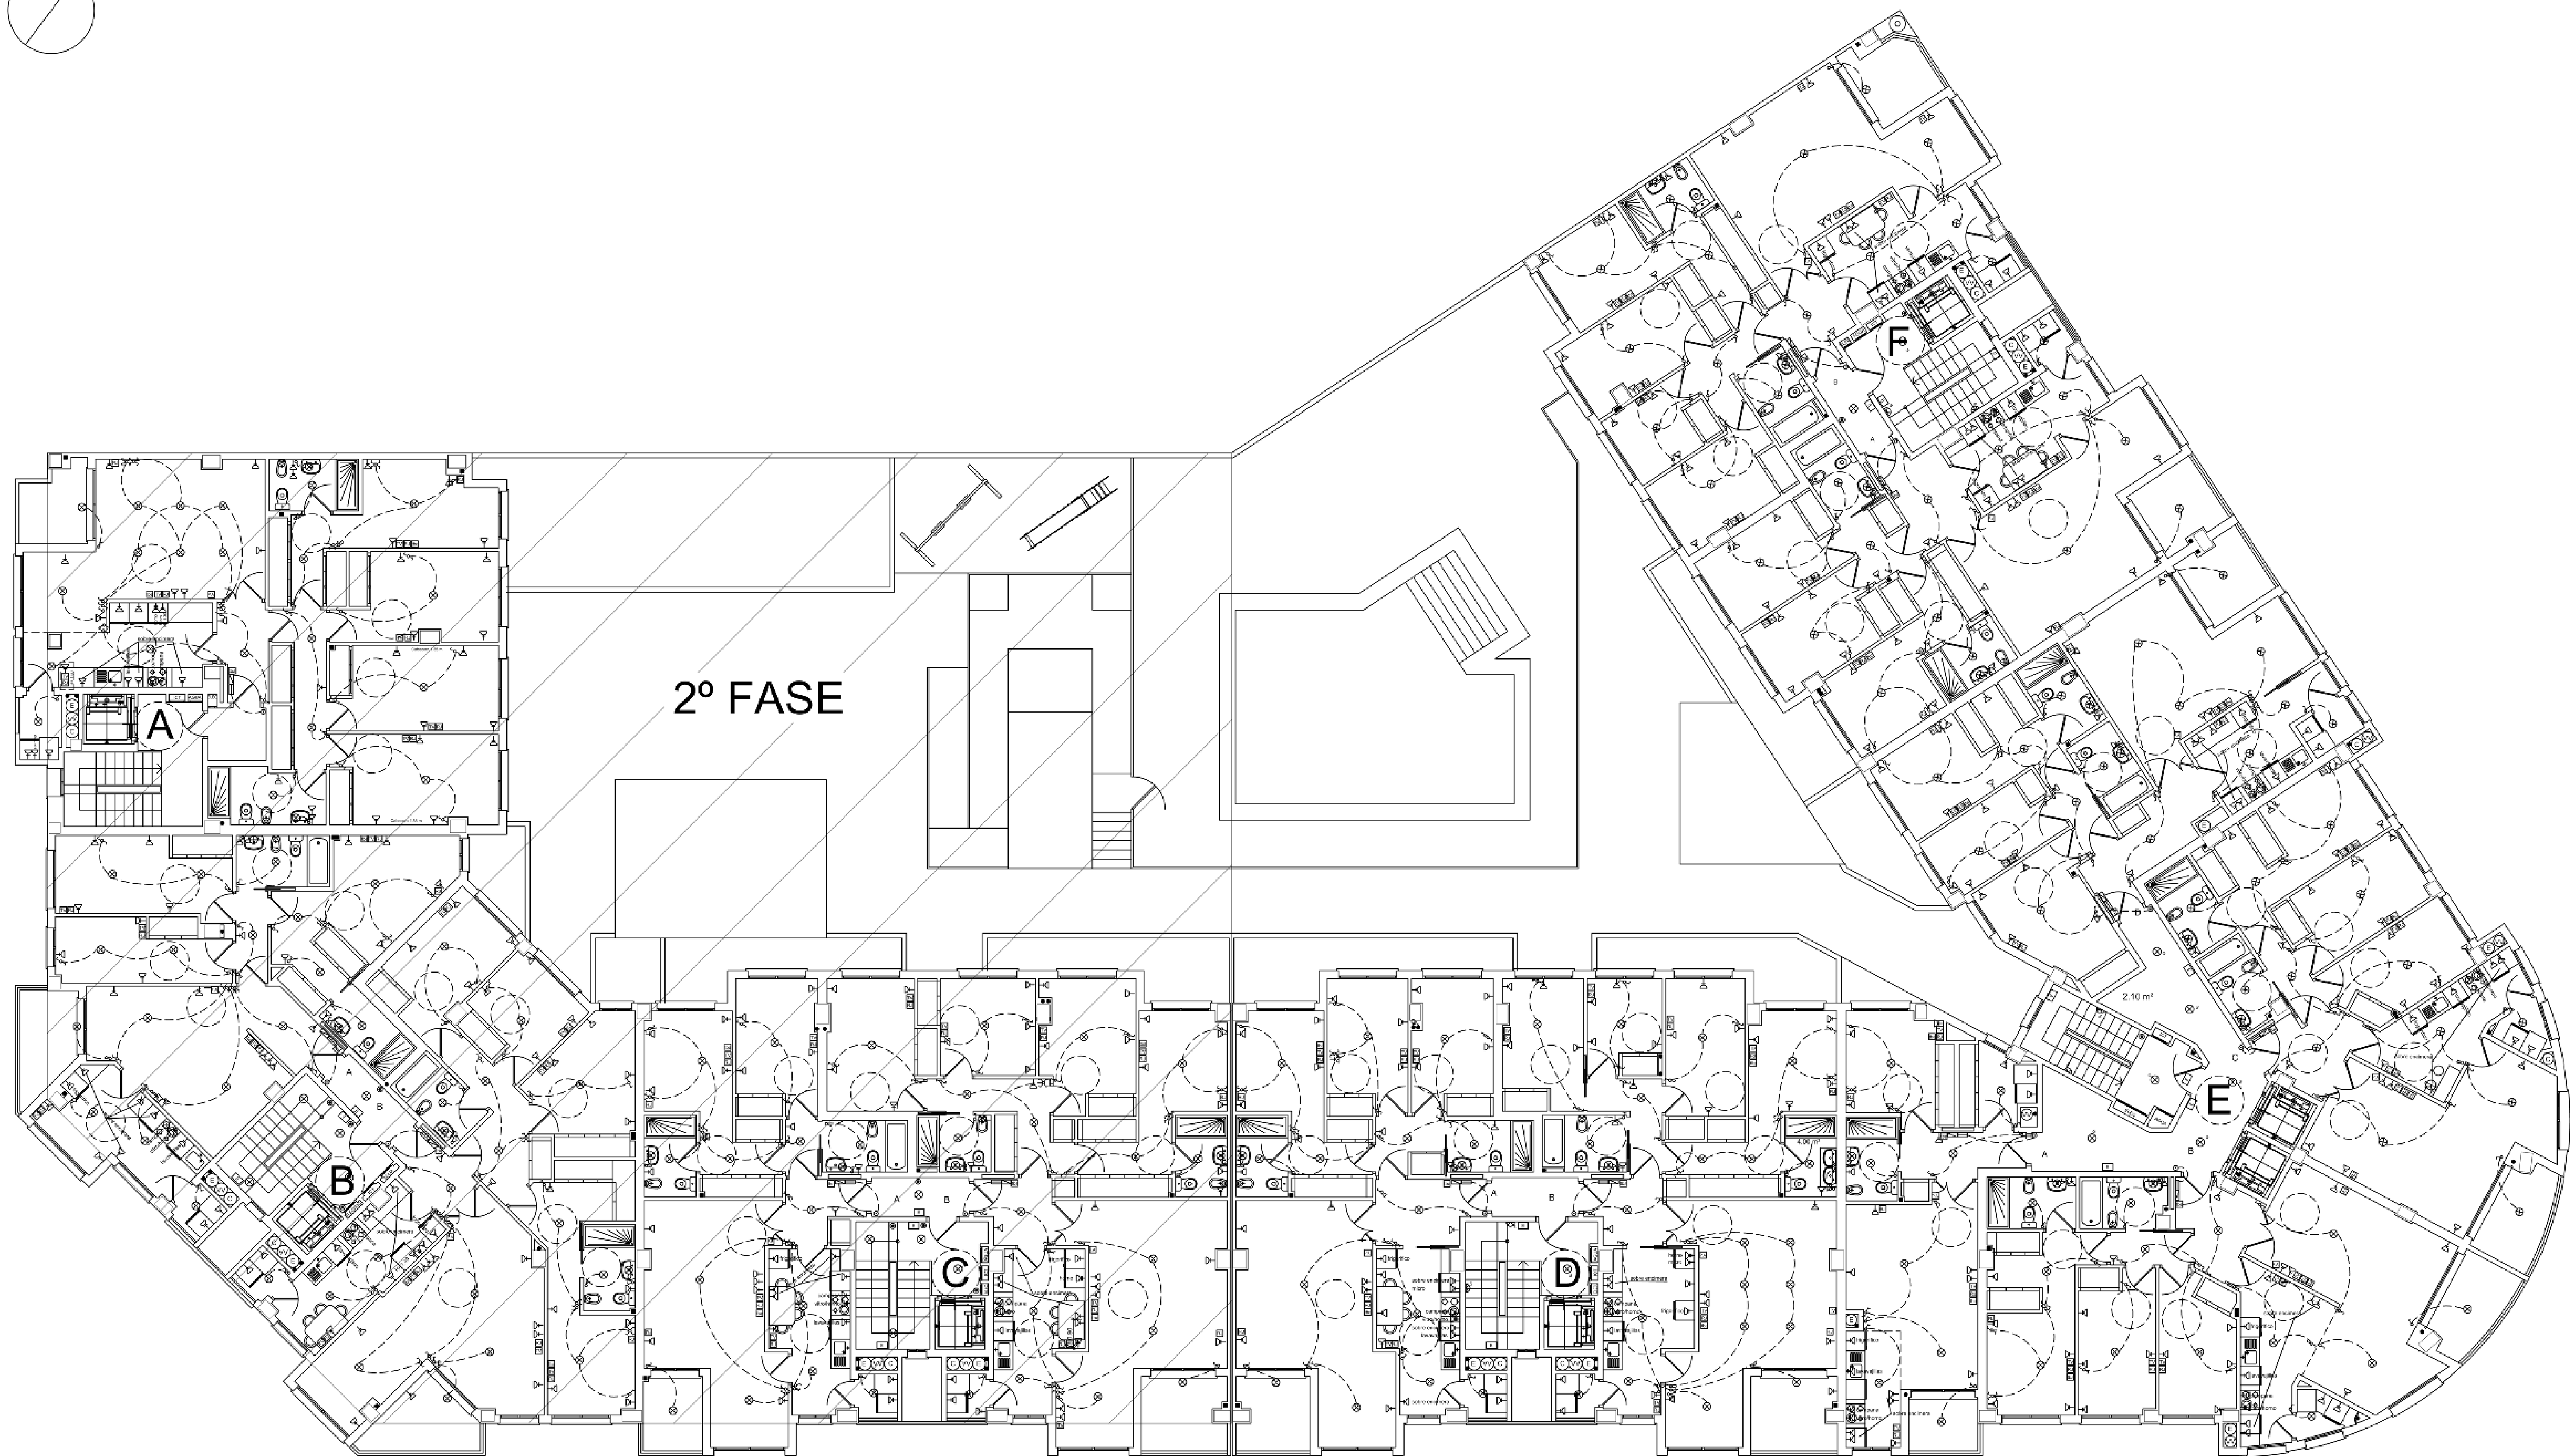


 ESCRIBANO INGENIERÍA Y PROYECTOS AVDA. DE ALEXANDIA N° 35 LOCAL (CÁCERES) TIL 927 24412 FAX 927 221905 e-mail: escribano@escribano.cl	
PROYECTO DE INSTALACION ELECTRICA DE 61 VIVIENDAS, USOS COMUNES, GARAJE Y TRASTEROS EN LA CALLE MARIA AUXILIADORA N° 3 DE CÁCERES.	
EL INGENIERO TÉCNICO INDUSTRIAL:	PLANTA 2ª
SAMUEL ESCRIBANO CORRALES COLEGIADO N° 785	Peticionario : ASOCIACION GESTION Y MAQUENIMODERNO S.R.L. PROGEMISA



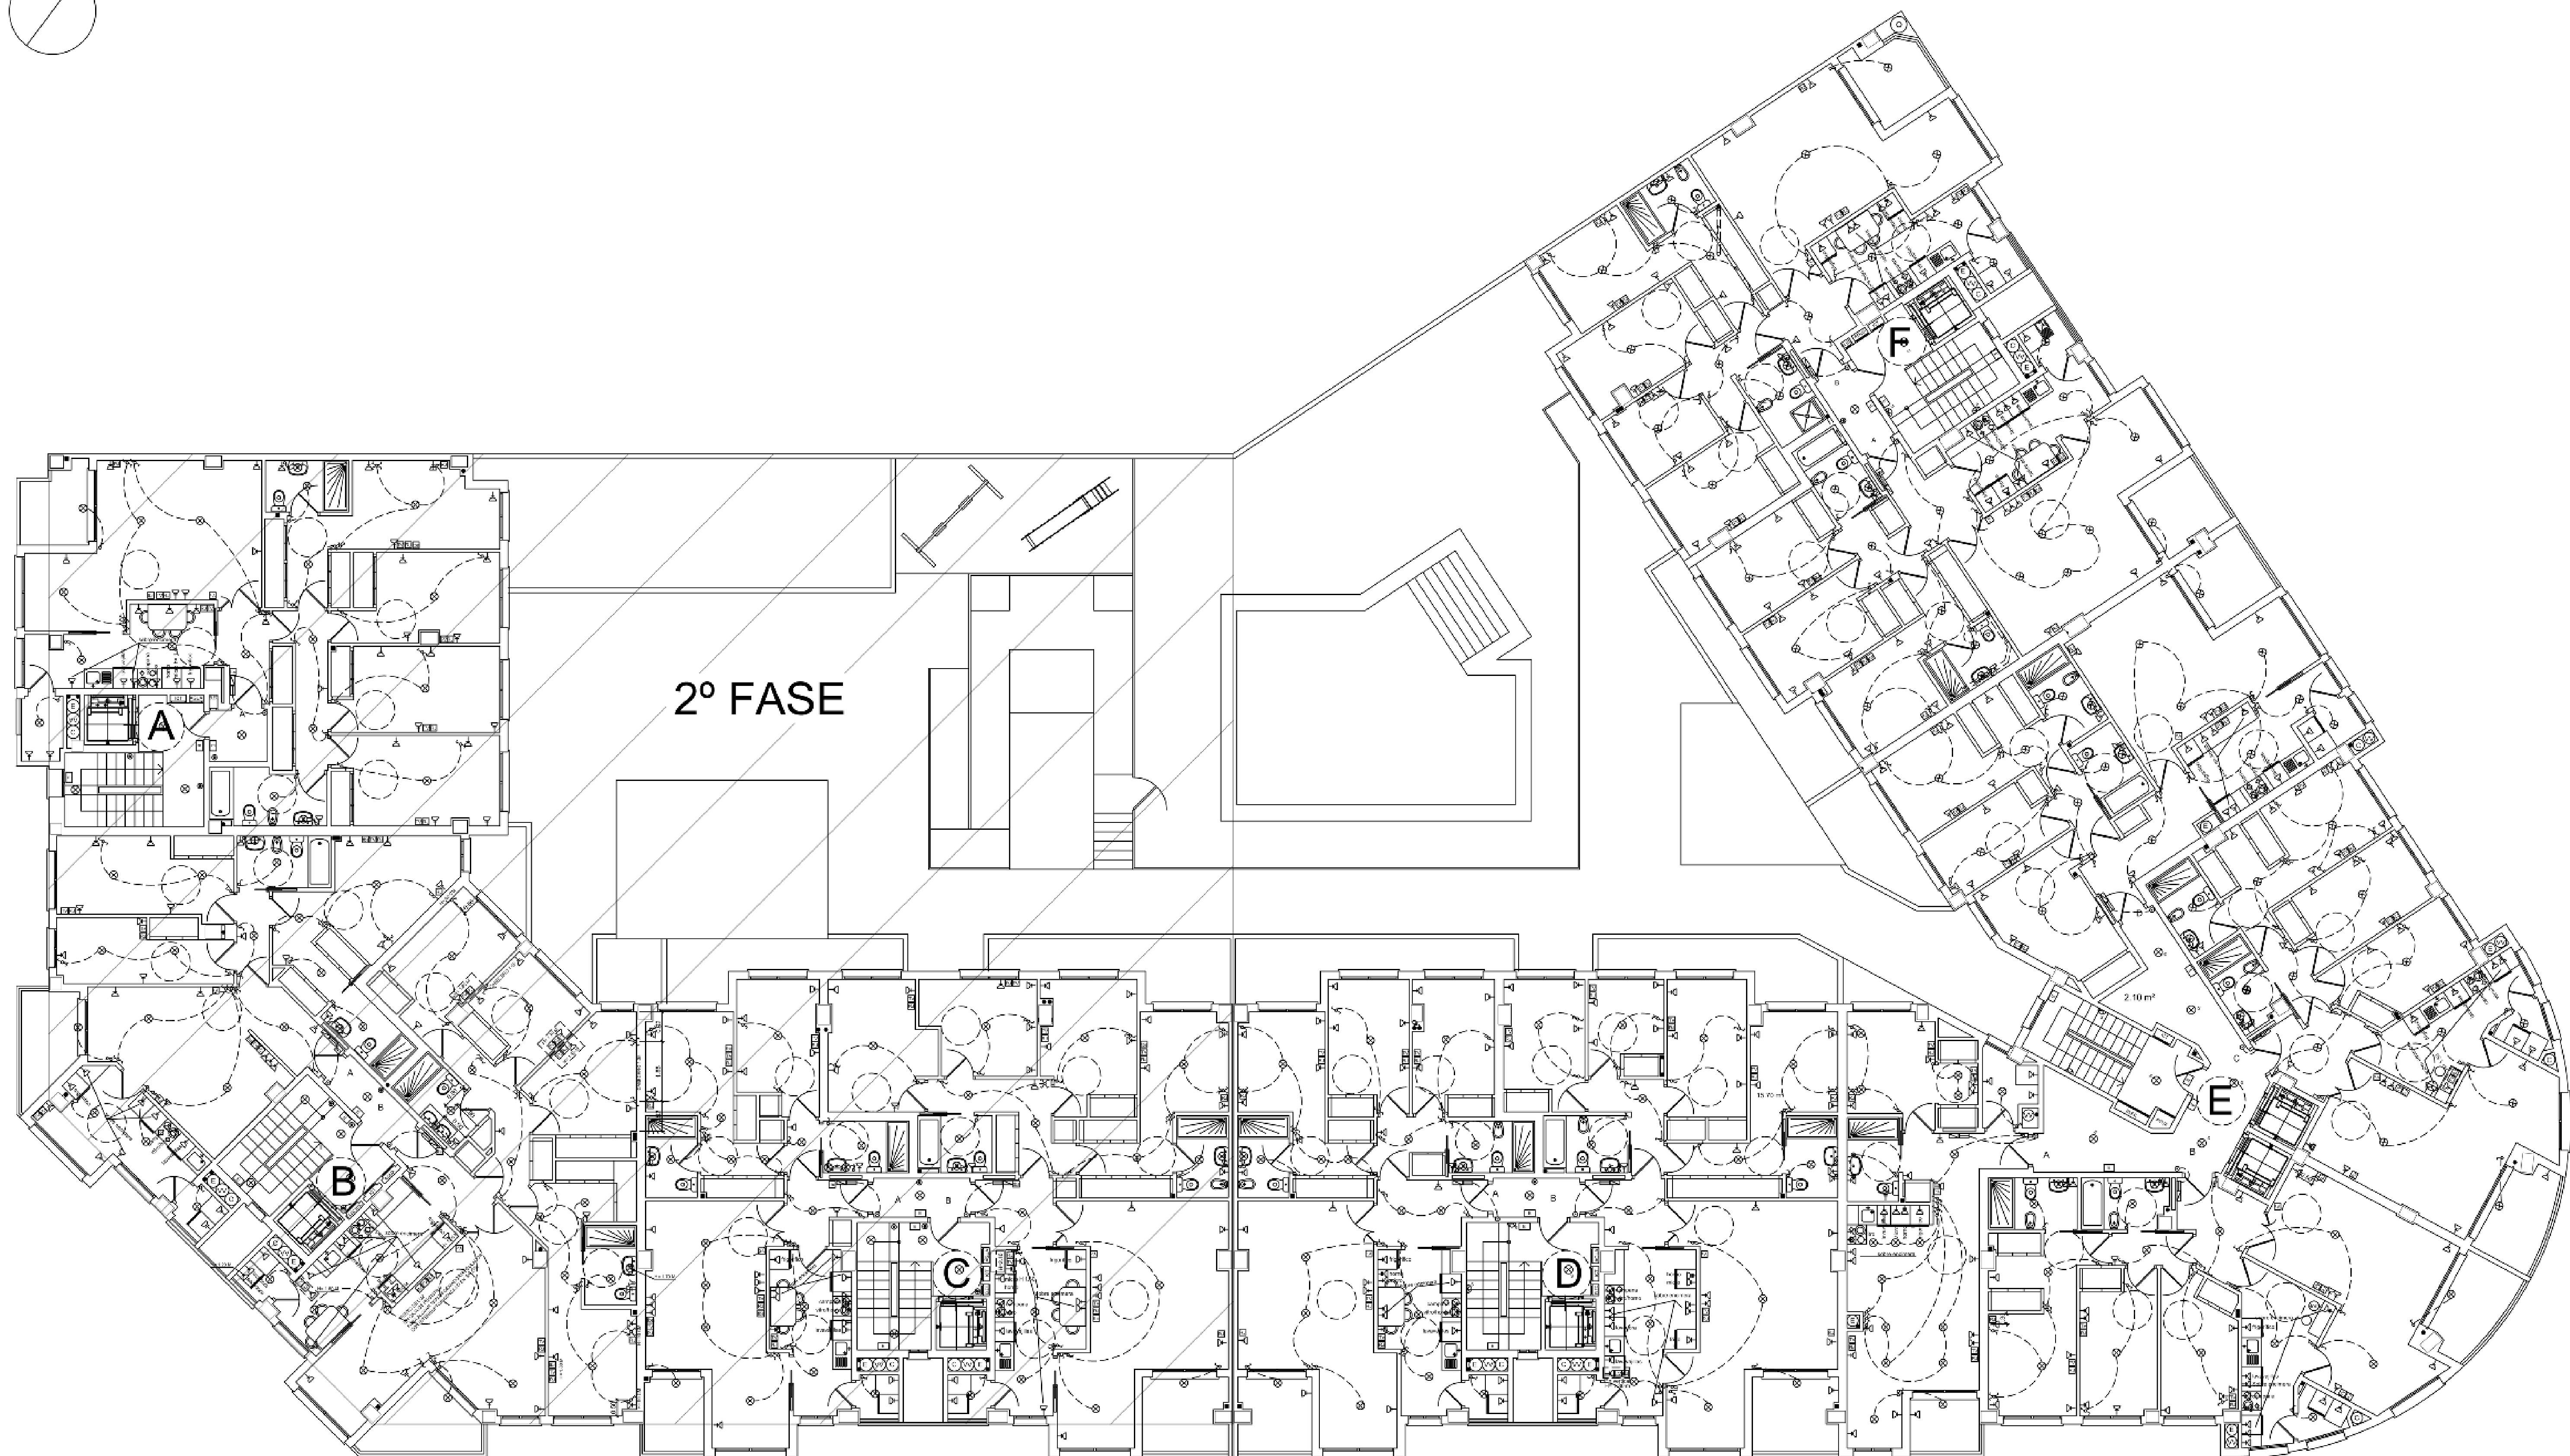


 ESCRIBANO INGENIERÍA Y PROYECTOS AVDA. DE ALEMANIA N° 35 LOCAL 3 (CÁCERES) TEL: 907 214012 FAX: 907 220195 e-mail: escribano@escribanos.cl	
PROYECTO DE INSTALACION ELECTRICA DE 61 VIVIENDAS, USOS COMUNES, GARAJE Y TRASTEROS EN LA CALLE MARIA AUXILIADORA N° 3 DE CÁCERES.-----	
EL INGENIERO TÉCNICO INDUSTRIAL: SAMUEL ESCRIBANO CORRALES COLEGIADO N° 785	PLANTA 3ª Peticionario : ASOCIACION, DISEÑO Y MARKETING MODELOS DEL PROGEMISA
N° DE PLANO 8	VISADO COGIT ESCALA 1:100 EDIFICIO PROYECTO MAYO CACERES CC0057819

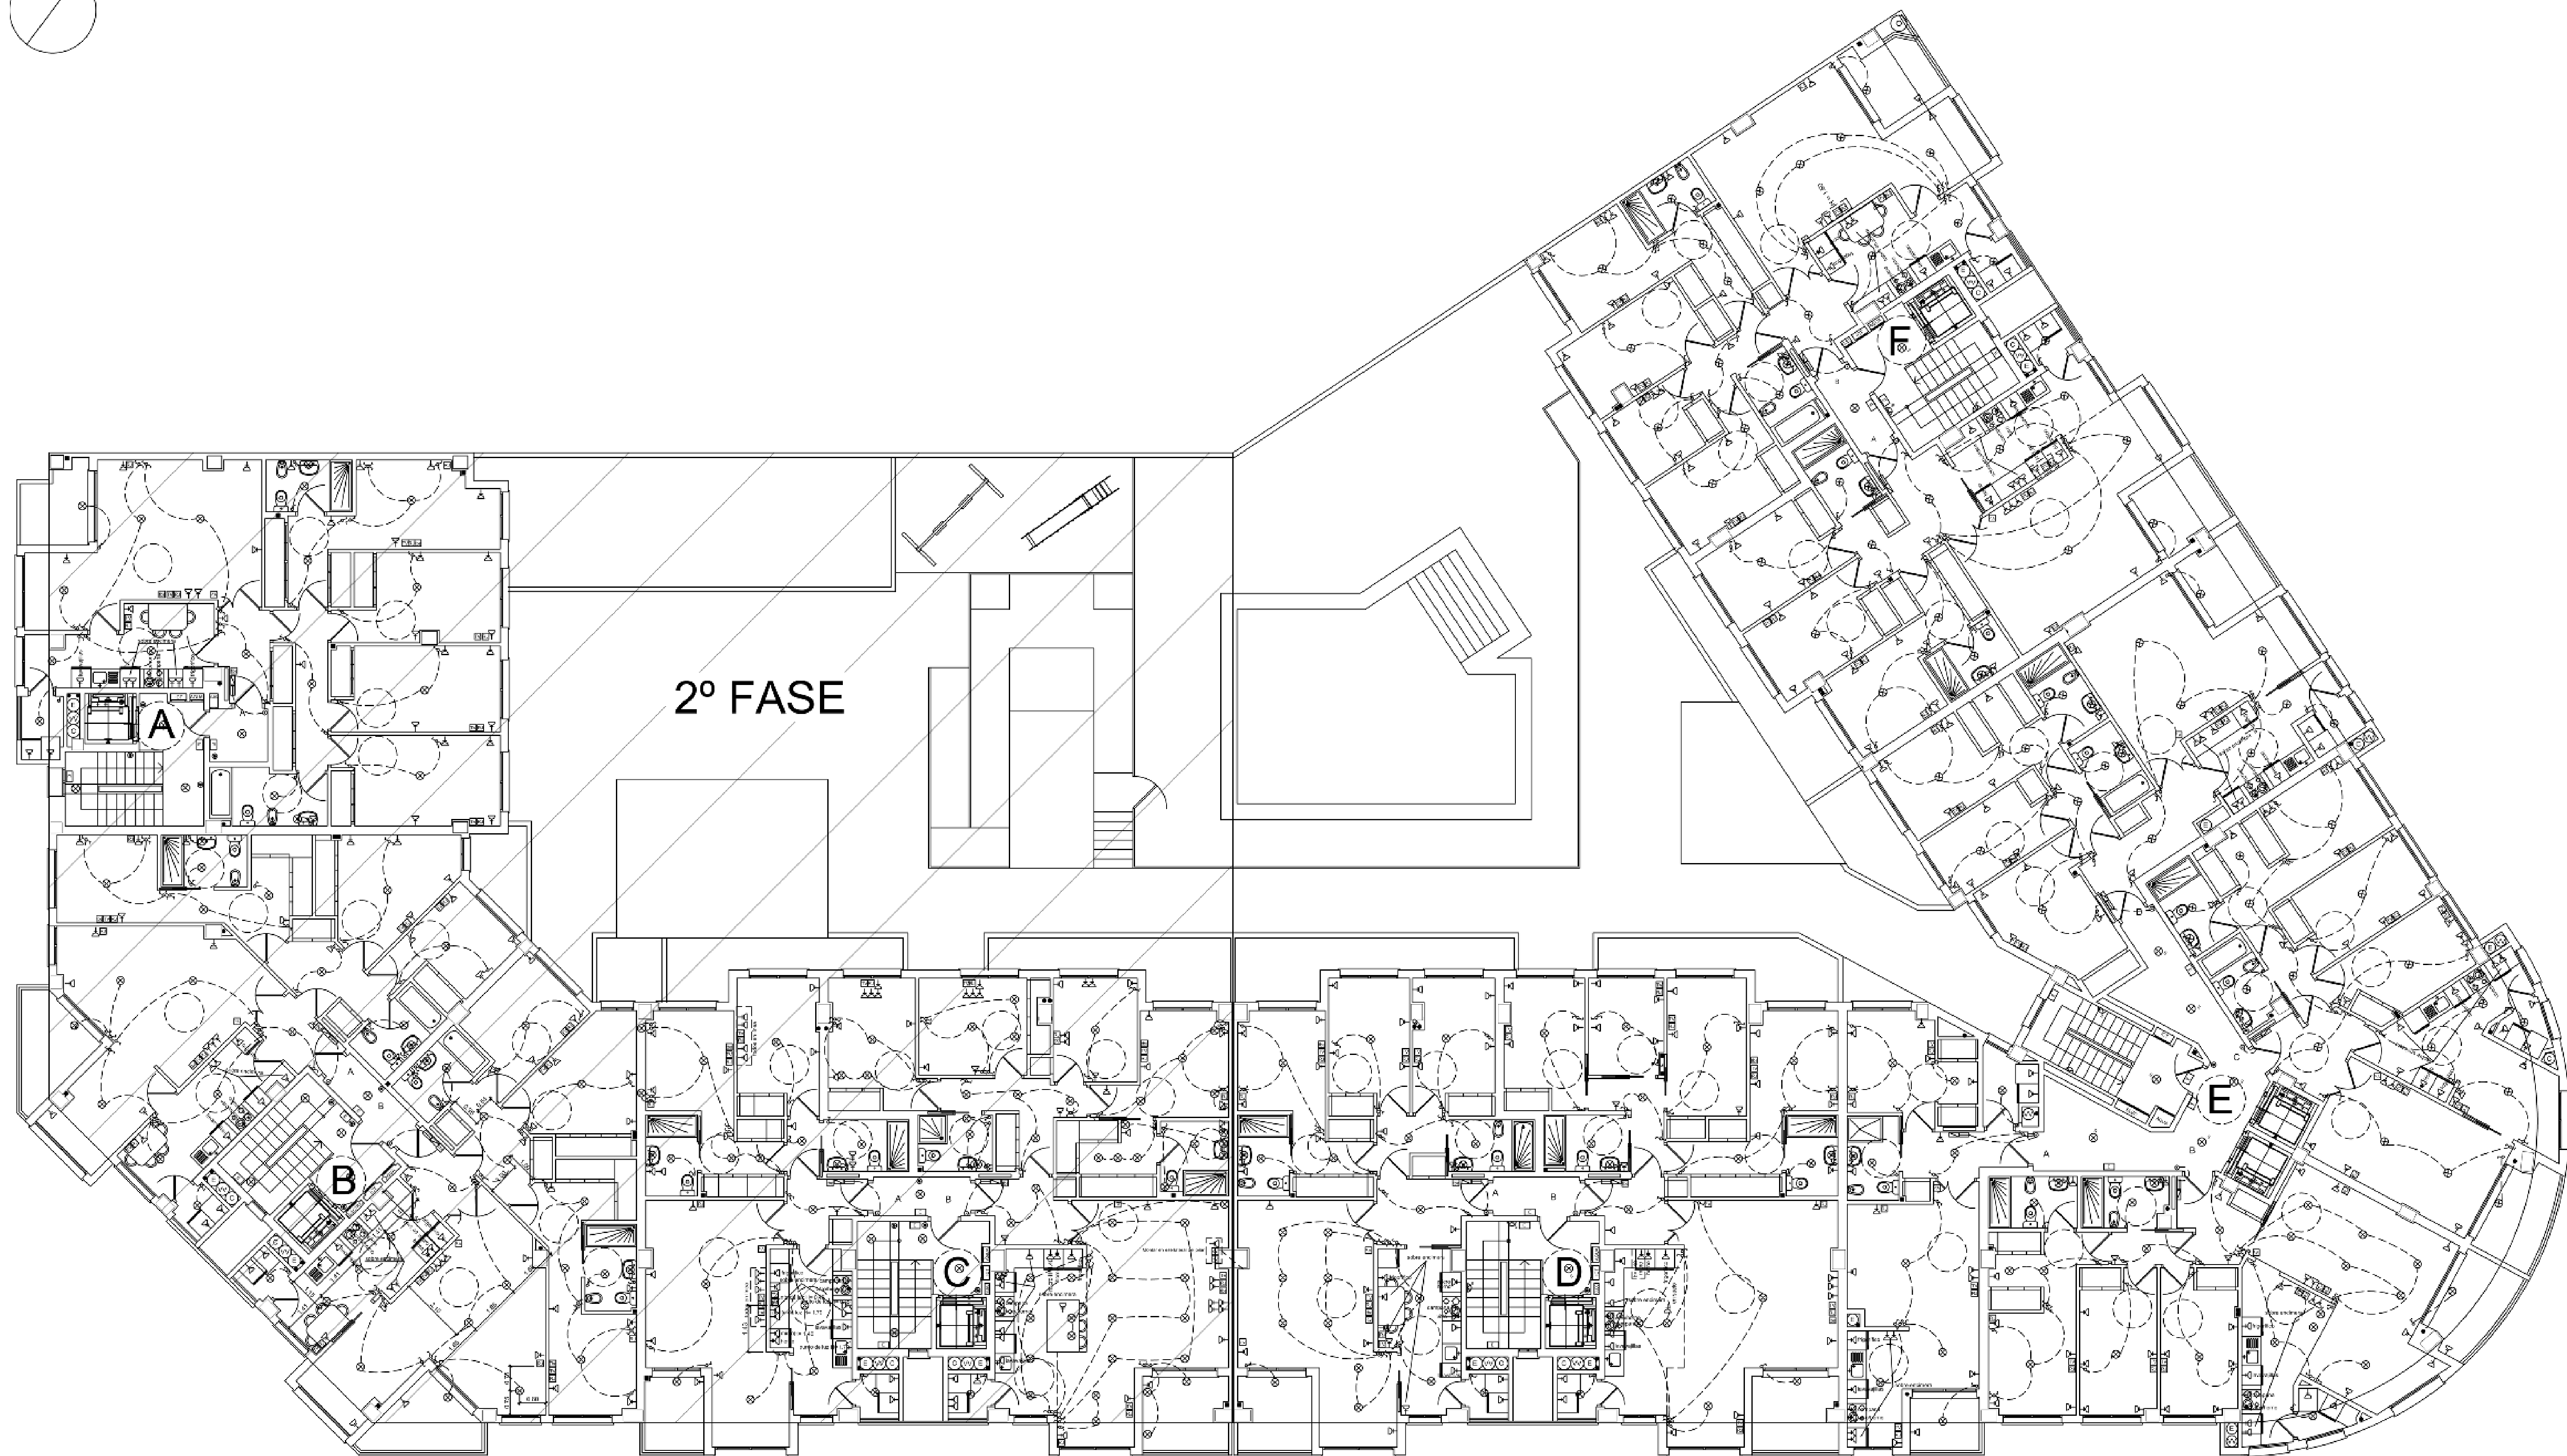


 ESCRIBANO INGENIERÍA Y PROYECTOS AVDA. DE ALEMANIA N° 35 LOCAL CÁCERES. TEL: 927 214412 FAX: 927 221935 email: escribano@escribanos.com		
PROYECTO DE INSTALACION ELECTRICA DE 61 VIVIENDAS, USOS COMUNES, GARAJE Y TRASTEROS EN LA CALLE MARIA AUXILIADORA N° 3 DE CÁCERES.-----		
EL INGENIERO TÉCNICO INDUSTRIAL: SAMUEL ESCRIBANO CORRALES COLEGADO N° 785	PLANTA 5ª Peticionario : PROMOCIÓN GESTION Y MARKETING INDUSTRIAL SL PROGEMISA	N° DE PLANO 10  VISADO COCITI FISCALIA 1:1000 E.O. 1000 MAYCÁCERES CC00578/19




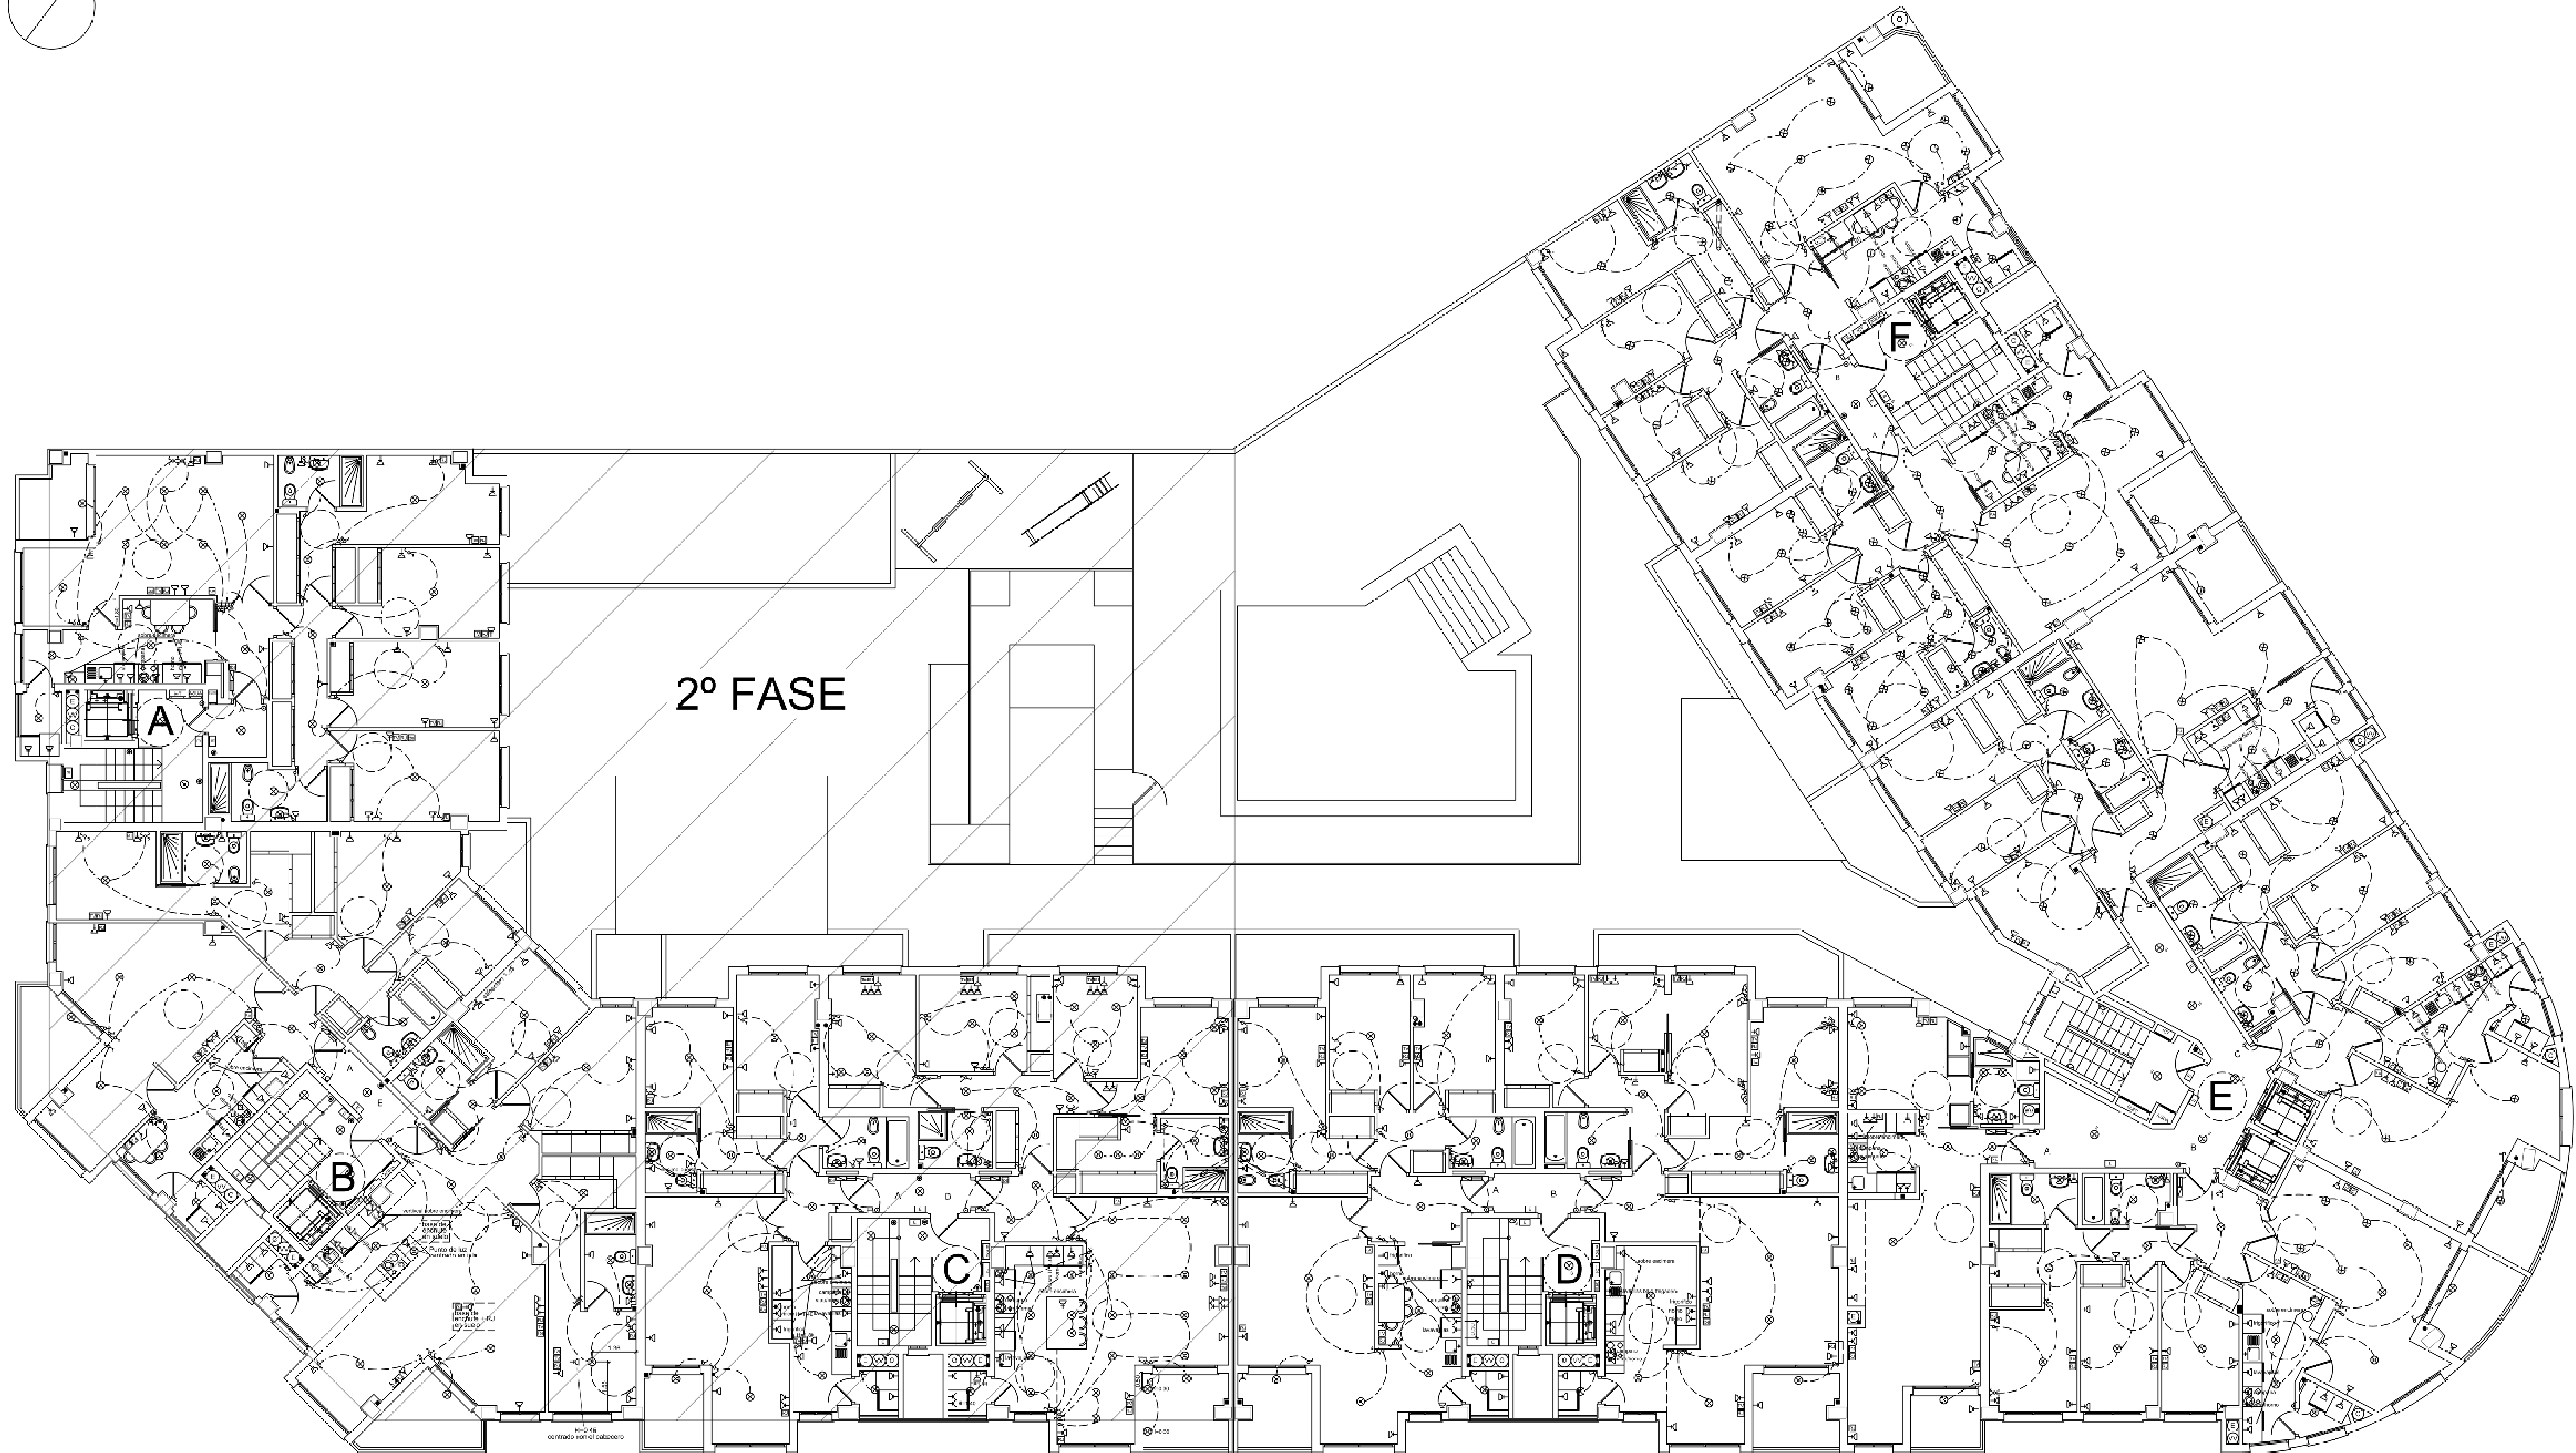

 ESCRIBANO INGENIERIA Y PROYECTOS AVDA. DE ALEMANIA N° 35 LOCAL (CÁCERES) TEL: 927 221413 FAX: 927 221995 e-mail: escribano@escribano.es	
PROYECTO DE INSTALACION ELECTRICA DE 61 VIVIENDAS, USOS COMUNES, GARAJE Y TRASTEROS EN LA CALLE MARIA AUXILIADORA N° 3 DE CÁCERES.	
EL INGENIERO TÉCNICO INDUSTRIAL:	PLANTA 6ª
SAMUEL ESCRIBANO CORRALES COLEGIADO N° 785	Peticionario : PROYECTOS, DISEÑO Y MARKETING MODERNO S.L. PROGEMISA

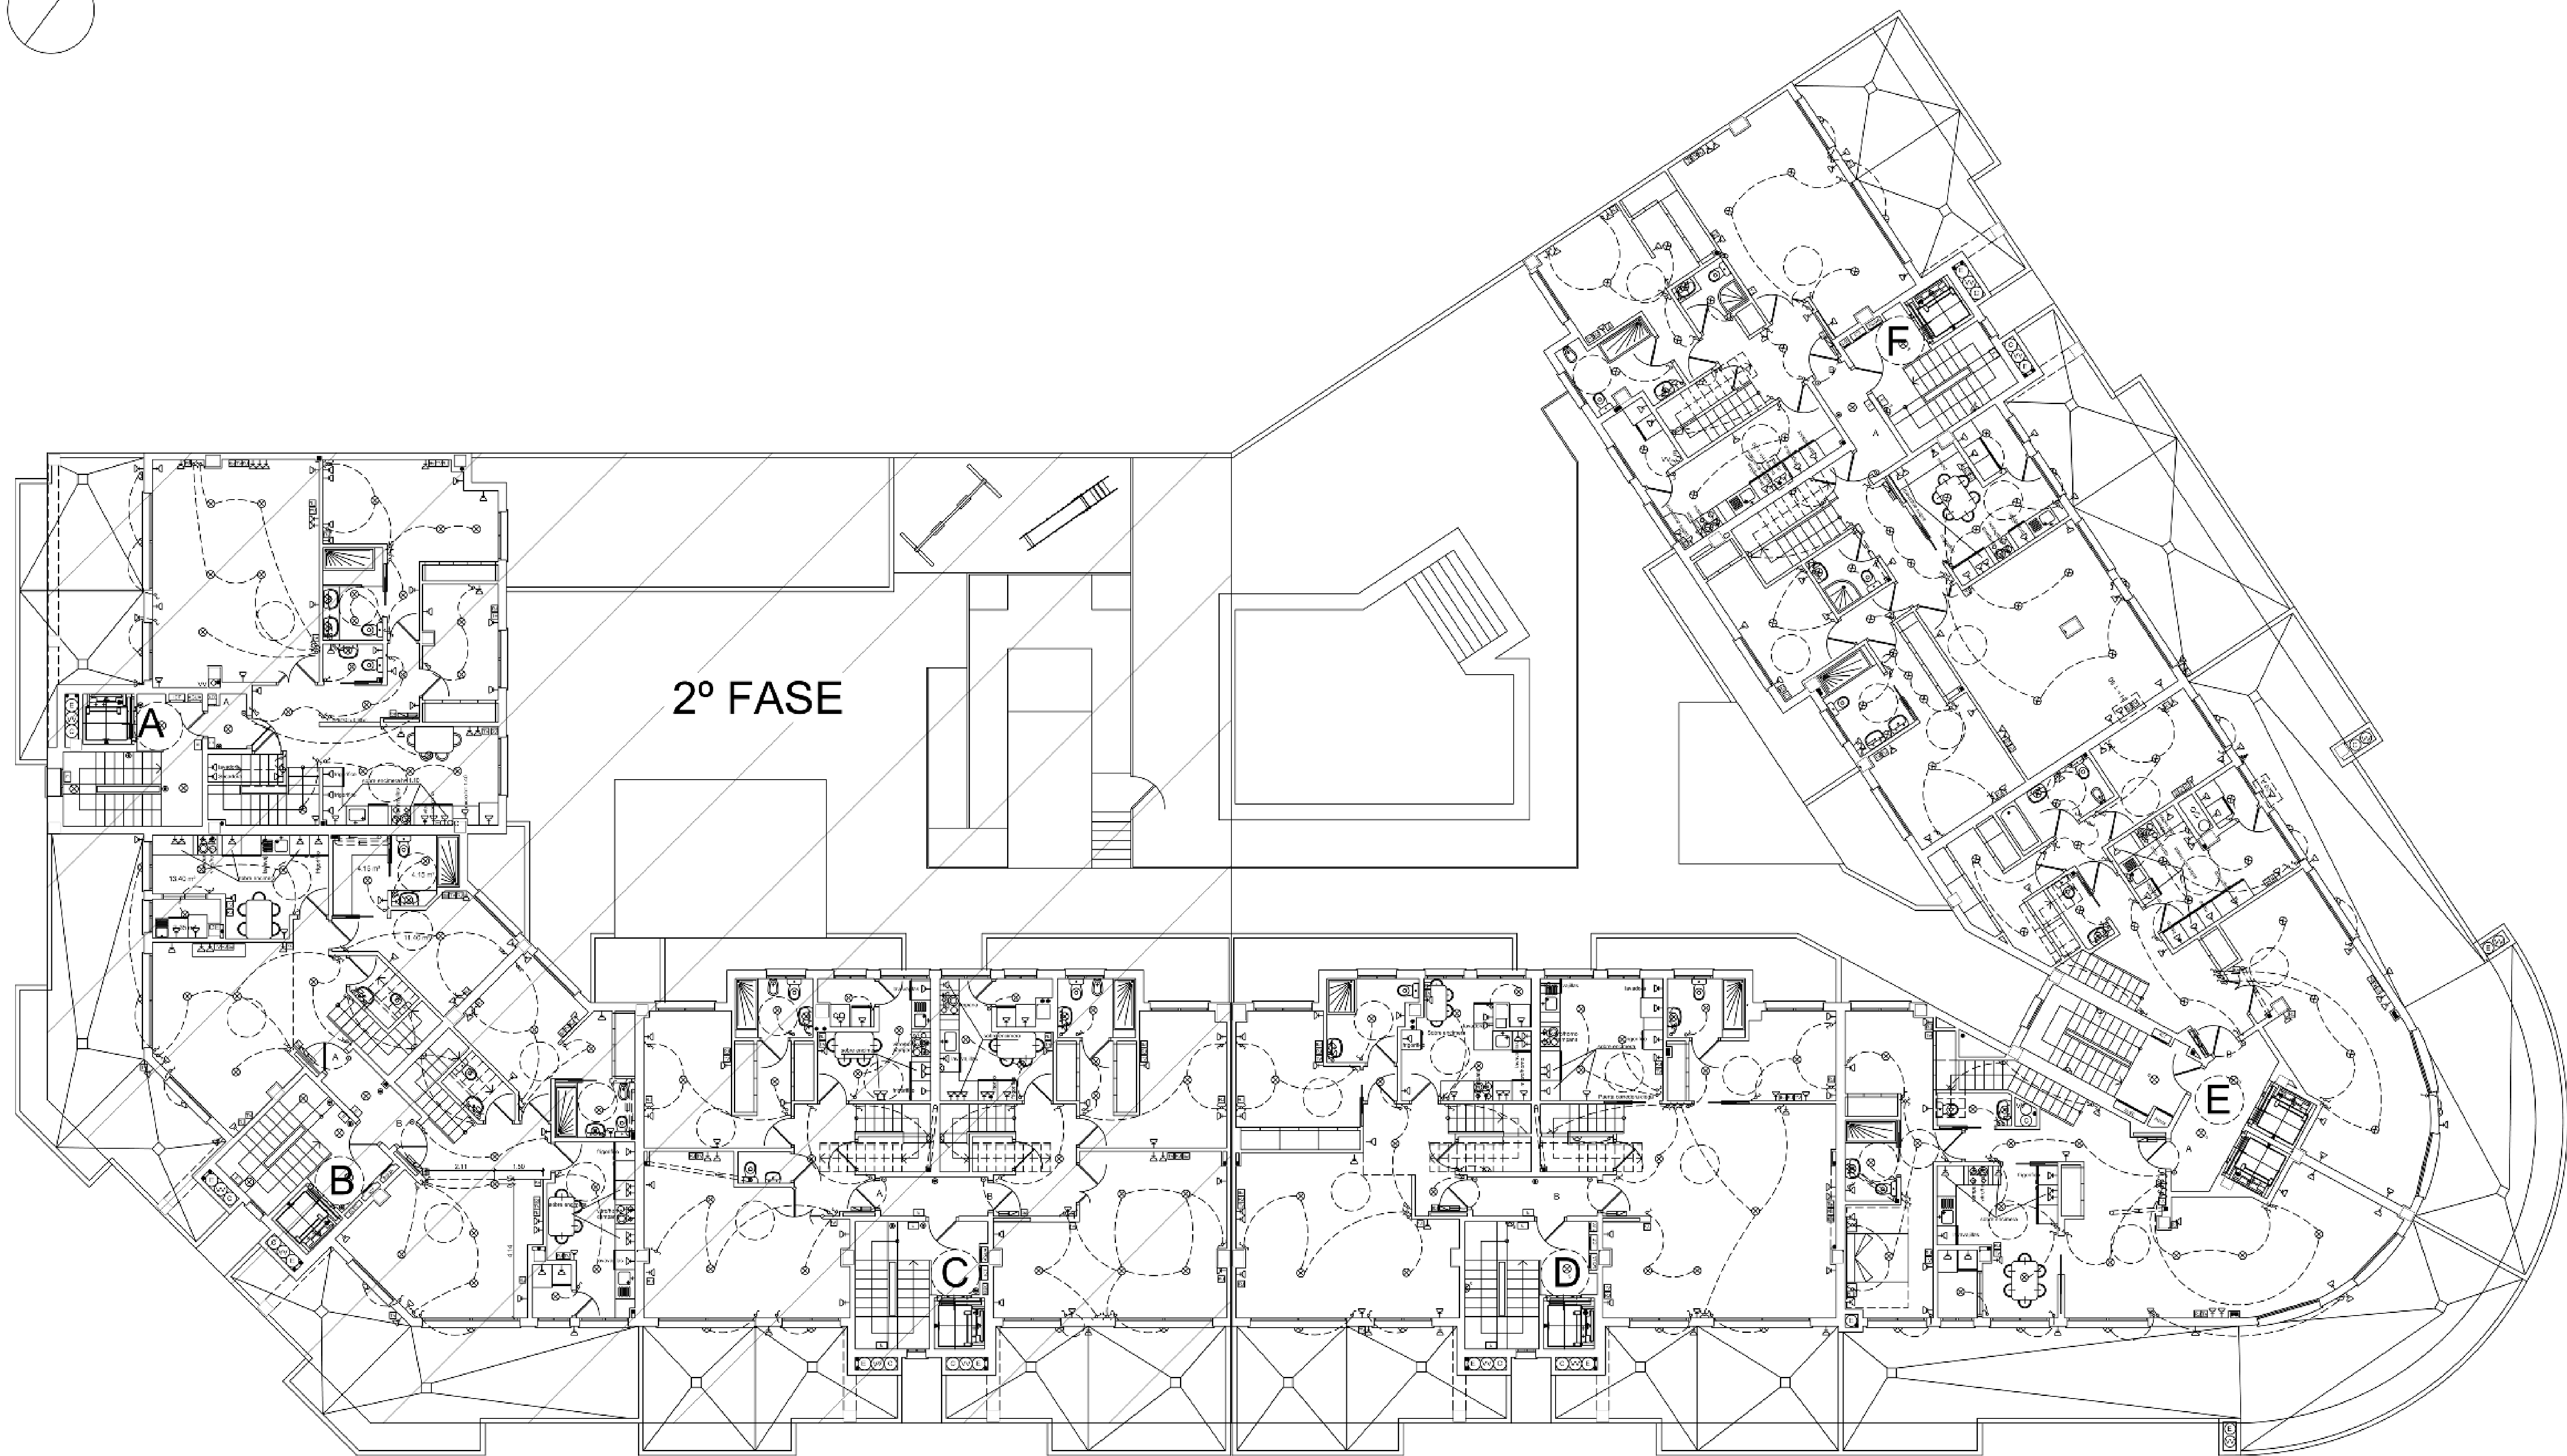

 ESCRIBANO INGENIERÍA Y PROYECTOS AVDA DE ALEMANIA Nº 35 LOCAL CÁCERES - TEL:927 204412 FAX:927 221935 email: escribano@escribanos.es					
PROYECTO DE INSTALACION ELECTRICA DE 61 VIVIENDAS, USOS COMUNES, GARAJE Y TRASTEROS EN LA CALLE MARIA AUXILIADORA Nº 3 DE CÁCERES. -----					
EL INGENIERO TÉCNICO INDUSTRIAL:		PLANTA 7ª		Nº DE PLANO 12	
SAMUEL ESCRIBANO CORRALES COLEGADO Nº 785		Peticionario :		FISCALIA Nº 1:100V	
		PROMOCIÓN GESTION Y MANTENIMIENTO INDUSTRIAL S.L. PROGEMISA		LUGAR DEL PROYECTO: MAYACABERES CC00578/19	

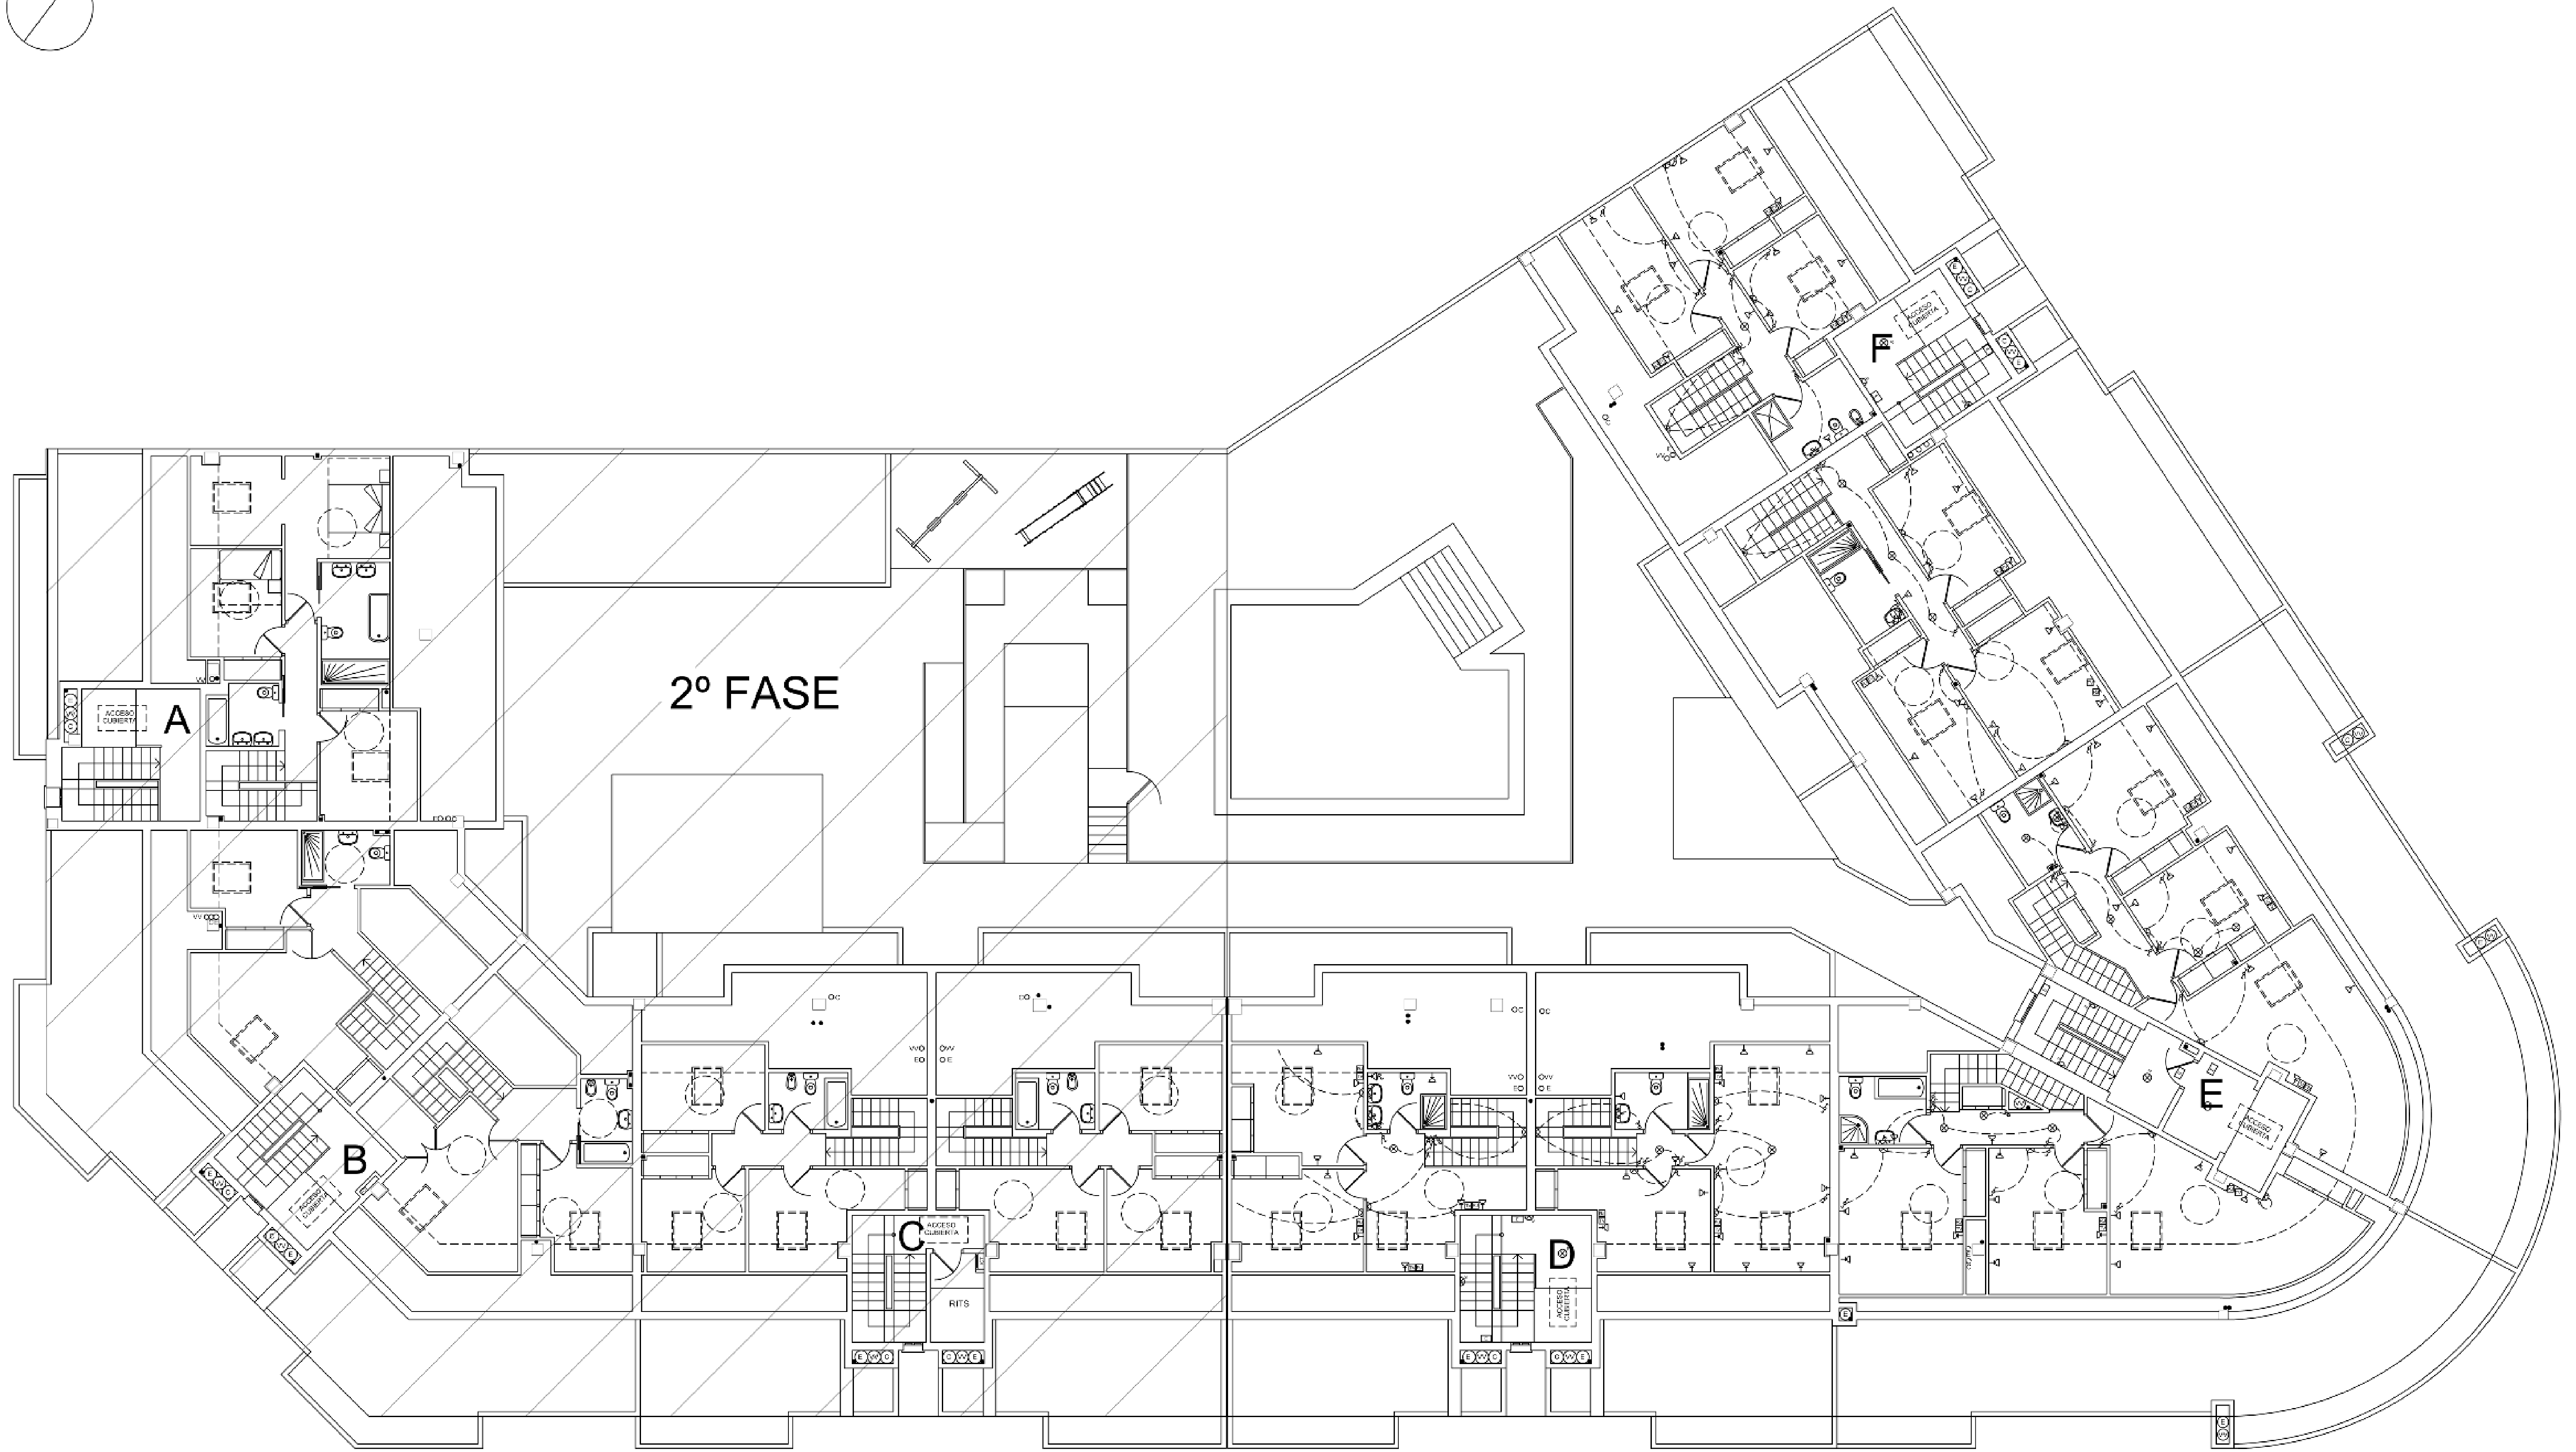

 ESCRIBANO INGENIERÍA Y PROYECTOS AVDA. DE ALEMANIA N° 35 LOCAL (CÁCERES) TEL: 327 214413 FAX: 327 221995 e-mail: escriba@escriba.com.co	
PROYECTO DE INSTALACION ELECTRICA DE 61 VIVIENDAS, USOS COMUNES, GARAJE Y TRASTEROS EN LA CALLE MARIA AUXILIADORA N° 3 DE CÁCERES.	
EL INGENIERO TÉCNICO INDUSTRIAL: SAMUEL ESCRIBANO CORRALES COLEGIADO N° 785	PLANTA BAJO CUBIERTA Peticionario : PROYECTO, DISEÑO Y MARKETING MODELO ROSAL PROGEMISA

